


LEGENDA

- proj. zestaw gniazd wtyczkowych, np. PCE seria Katowice
- 1xCEE 16 A, 5P, 400 V
- 2xGS 16 A, 250 V
- zabezpieczenia poszczególnych obwodów zabudowane wewnątrz
- R3
- proj. tablice rozdzielcze
- proj. gniazdo wtyczkowe pojedyncze, 10/16 A, 230 V, IP44
- proj. gniazdo wtyczkowe podwójne, 10/16 A, 230 V, IP20
- proj. miejscowa szyna wyrównawcza

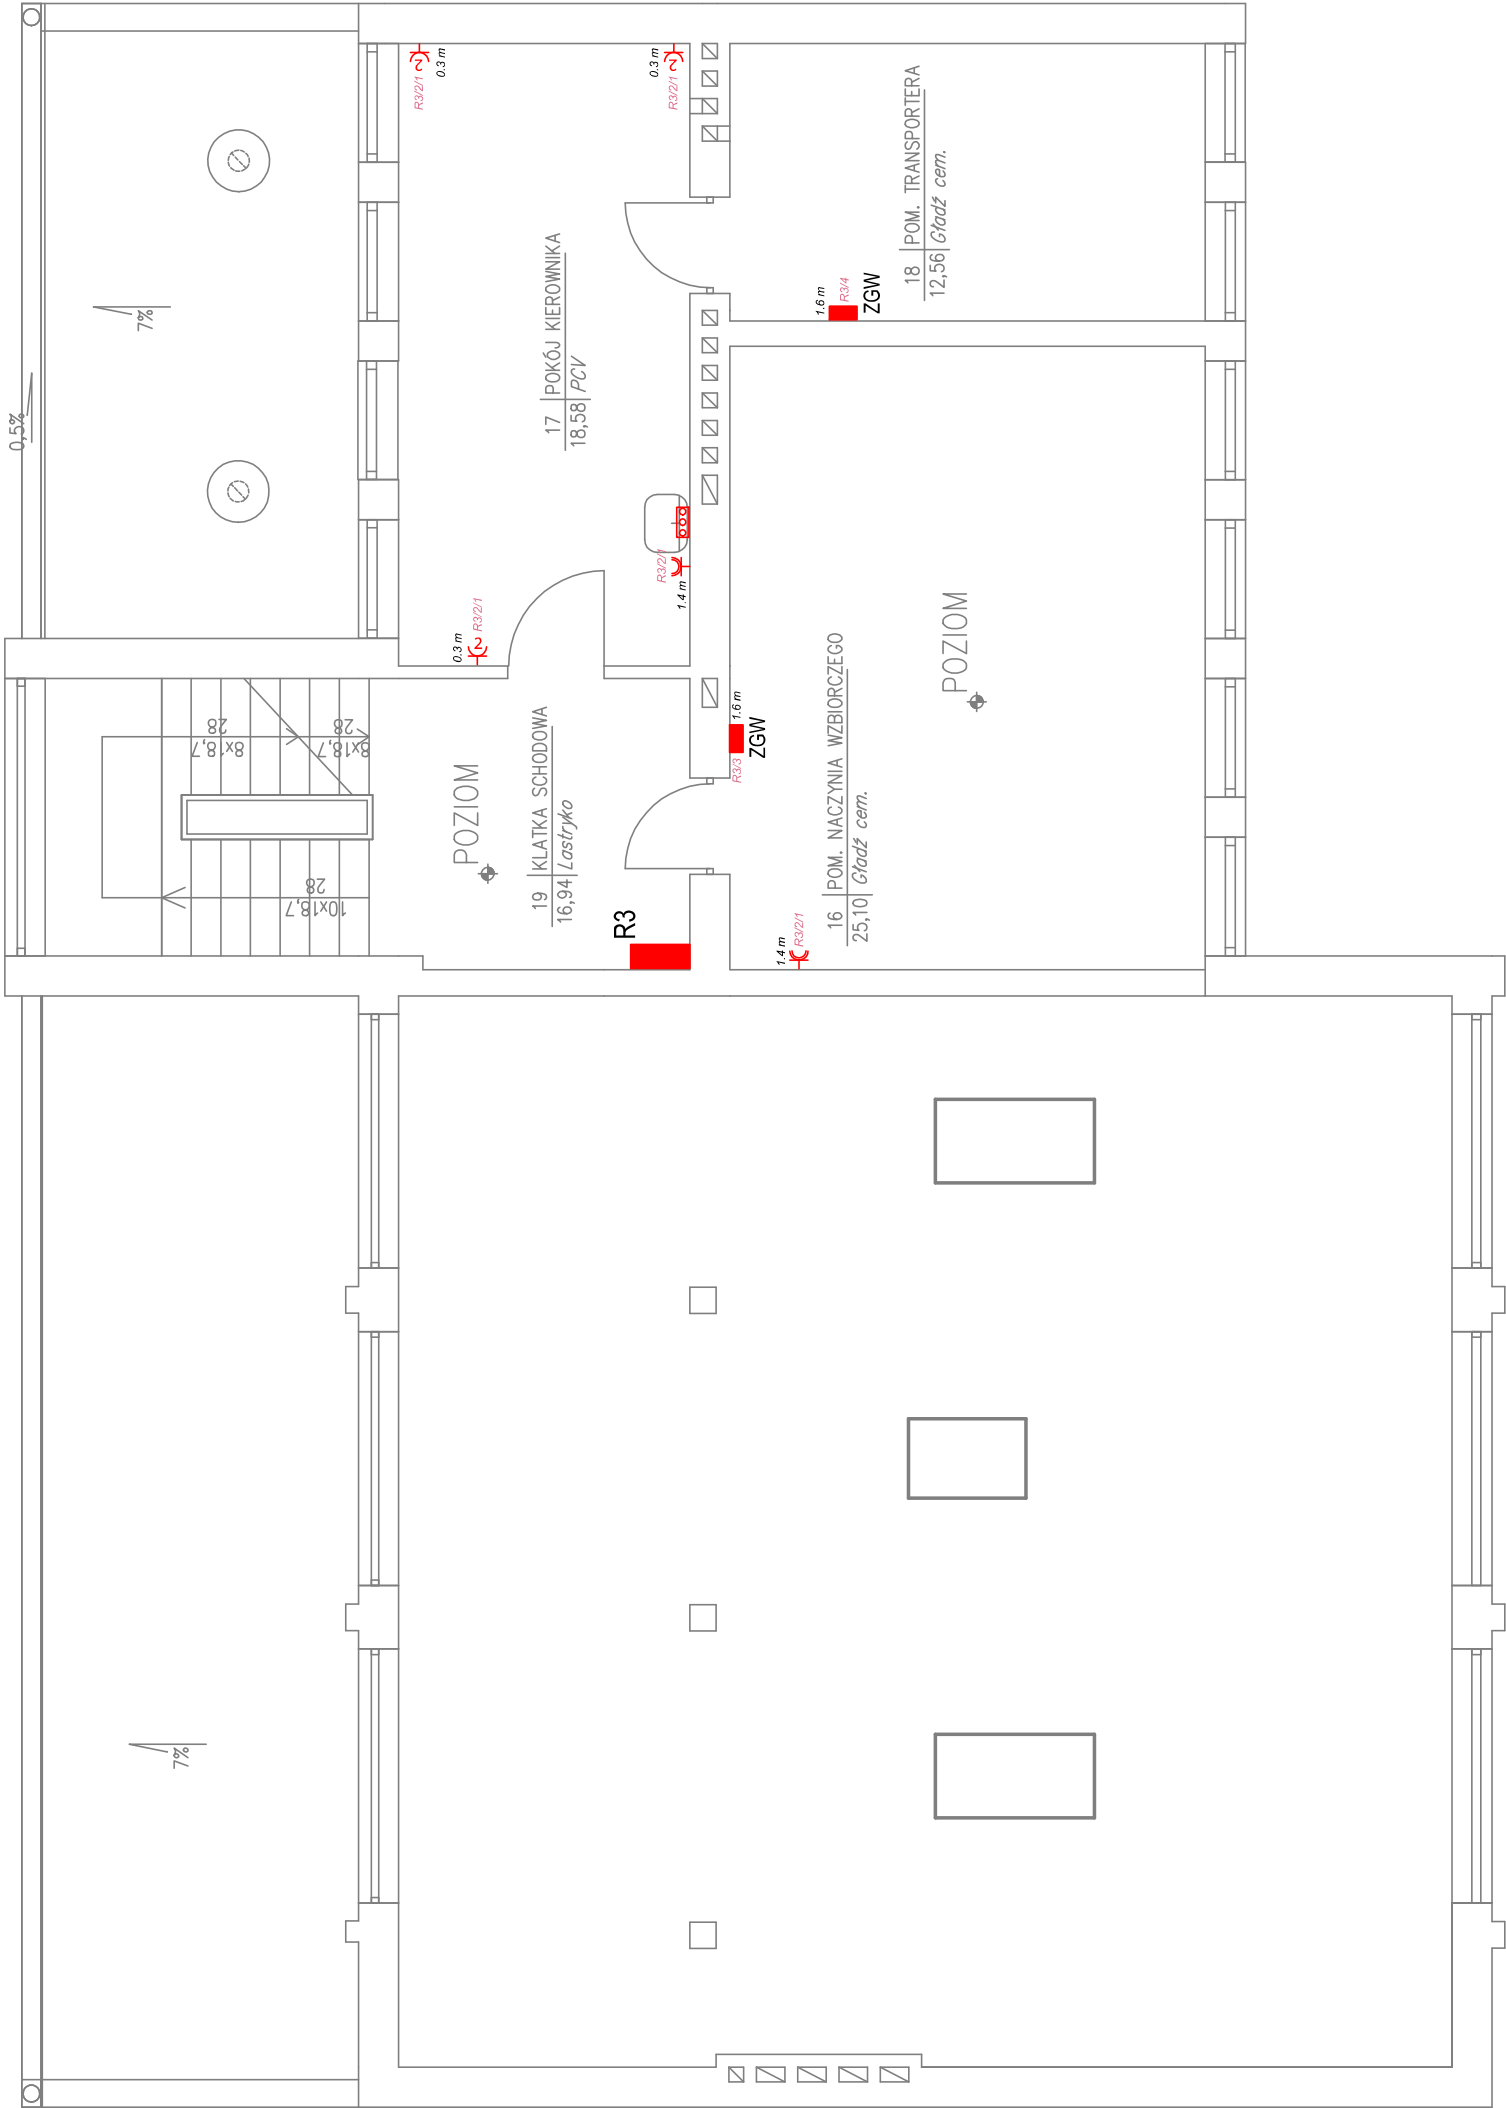

UKŁAD SIECI
TN-S

OPRACOWANIE:	Przebudowa instalacji technologicznej kotłowni węglowej oraz sieci c.o. i c.w.u. na potrzeby Szpitala wraz z remontem budynku kotłowni		
OBIEKT:	S.P.Z.O.Z. - Zespół Zakładów Lecznictwa Otwartego i Zamkniętego ul. Witosza 2, 06-200 Maków Mazowiecki		
INWESTOR:	S.P.Z.O.Z. - Zespół Zakładów Lecznictwa Otwartego i Zamkniętego ul. Witosza 2, 06-200 Maków Mazowiecki		
BRANŻA:	INSTALACJE ELEKTRYCZNE	STADIUM:	PROJEKT BUDOWLANY
PROJEKTANT:	mgr inż. Robert Łęgowski KUP/0178/POOE/09		
SPRAWDZAJĄCY:	mgr inż. Michał Gruzlewski POM/0201/POOE/11		
ASYSTENT:	mgr inż. Maciej Kocięda		
NAZWA RYS.:	INSTALACJE ELEKTRYCZNE SIŁA - II PIĘTRO		NR RYS.: E8
			DATA: 05.2012
			SKALA: 1:50