

LEGENDA

- Projektowana instalacja wody zimnej
 - Projektowana instalacja wody ciepłej
 - Projektowana instalacja cyrkulacji
 - Projektowana Instalacja wody hydrantowej
 - Projektowana instalacja kanalizacji
 - Projektowana instalacja kan. tęczowej
 - Projektowane odpowietrzenie kanalizacji
- Bateria bezdotykowa


Bu-bezd

13c

- Pion wody zimnej, ciepłej i cyrkulacji

Projekt ten jest własnością autora i jest chroniony przez Ustawę o prawie autorskim i prawach pokrewnych. Wprowadzanie zmian do projektu lub kopiowanie oraz używanie tych rysunków do jakichkolwiek innych celów bez wcześniejszego uzyskania pisemnej zgody autora jest zabronione.

BUREO PROJEKTOWE	INWESTOR / ZAMAWIAJĄCY
 ELEKTRYKA INFORMATYKA BUDOWNICTWO ROBERT BUŁCZAKI UL. JANA KAZIMIERZA 18, 01-248 WARSZAWA tel.: 66 604-6602; fax: 66 22 144-603; e-mail: pozna@wp.pl	 SPZOZ Zespół Zakładów Leczniczo Otwartego i Zamkniętego im. Dąńskiego Czerwonego Krzyża ul. Witosa 2, 06-200 Maków Mazowiecki
PROJEKT WYKONAWCZY	
Faza opracowania:	Wykonanie projektu budowlanego dla rozbudowy i nadbudowy bloku operacyjnego przy istniejącej sali wielofunkcyjnej w ramach terenu zabudowy, z przebudową i modernizacją instalacji autorskiego i uzyskaniem prawomocnych decyzji o pozwoleniu na budowę
Nazwa zadania:	SPZOZ Zespół Zakładów Leczniczo Otwartego i Zamkniętego im. Dąńskiego Czerwonego Krzyża ul. Witosa 2, 06-200 Maków Mazowiecki
Nazwa/adres obiektu:	SPZOZ Zespół Zakładów Leczniczo Otwartego i Zamkniętego im. Dąńskiego Czerwonego Krzyża ul. Witosa 2, 06-200 Maków Mazowiecki
Inwestor / Zamawiający:	SPZOZ Zespół Zakładów Leczniczo Otwartego i Zamkniętego im. Dąńskiego Czerwonego Krzyża ul. Witosa 2, 06-200 Maków Mazowiecki
Adres Inwestora:	ul. Witosa 2, 06-200 Maków Mazowiecki
Projektant:	mgr inż. Anna Głyńska
Opracował(a):	InteJ i Nazwisko Specjalista: nr upr. Podpis mgr inż. Anna Głyńska Instalacje elektryczne i automatyki nr IWe-22382
Sprawdził:	mgr inż. Krzysztof Lebleadowicz mgr. Bud. w specjalności Instalacje elektryczne i automatyki nr MAZ/0106SP/OOS/14
Branda:	SANITARNA
Nazwa rysunku:	RZUT PIWNICY
Zakres opracowania:	Data: 17.10.2014 Skala: 1:100
Numer rysunku:	INSTALACJE WOD-KAN I PPOŻ.
Uwagi:	Wzrost Coś oblało Szum Brzdęk Oprawa Eno Nura rze Bezpiecz
138 MBO PW - S WK - 0 RQ2 - 0	

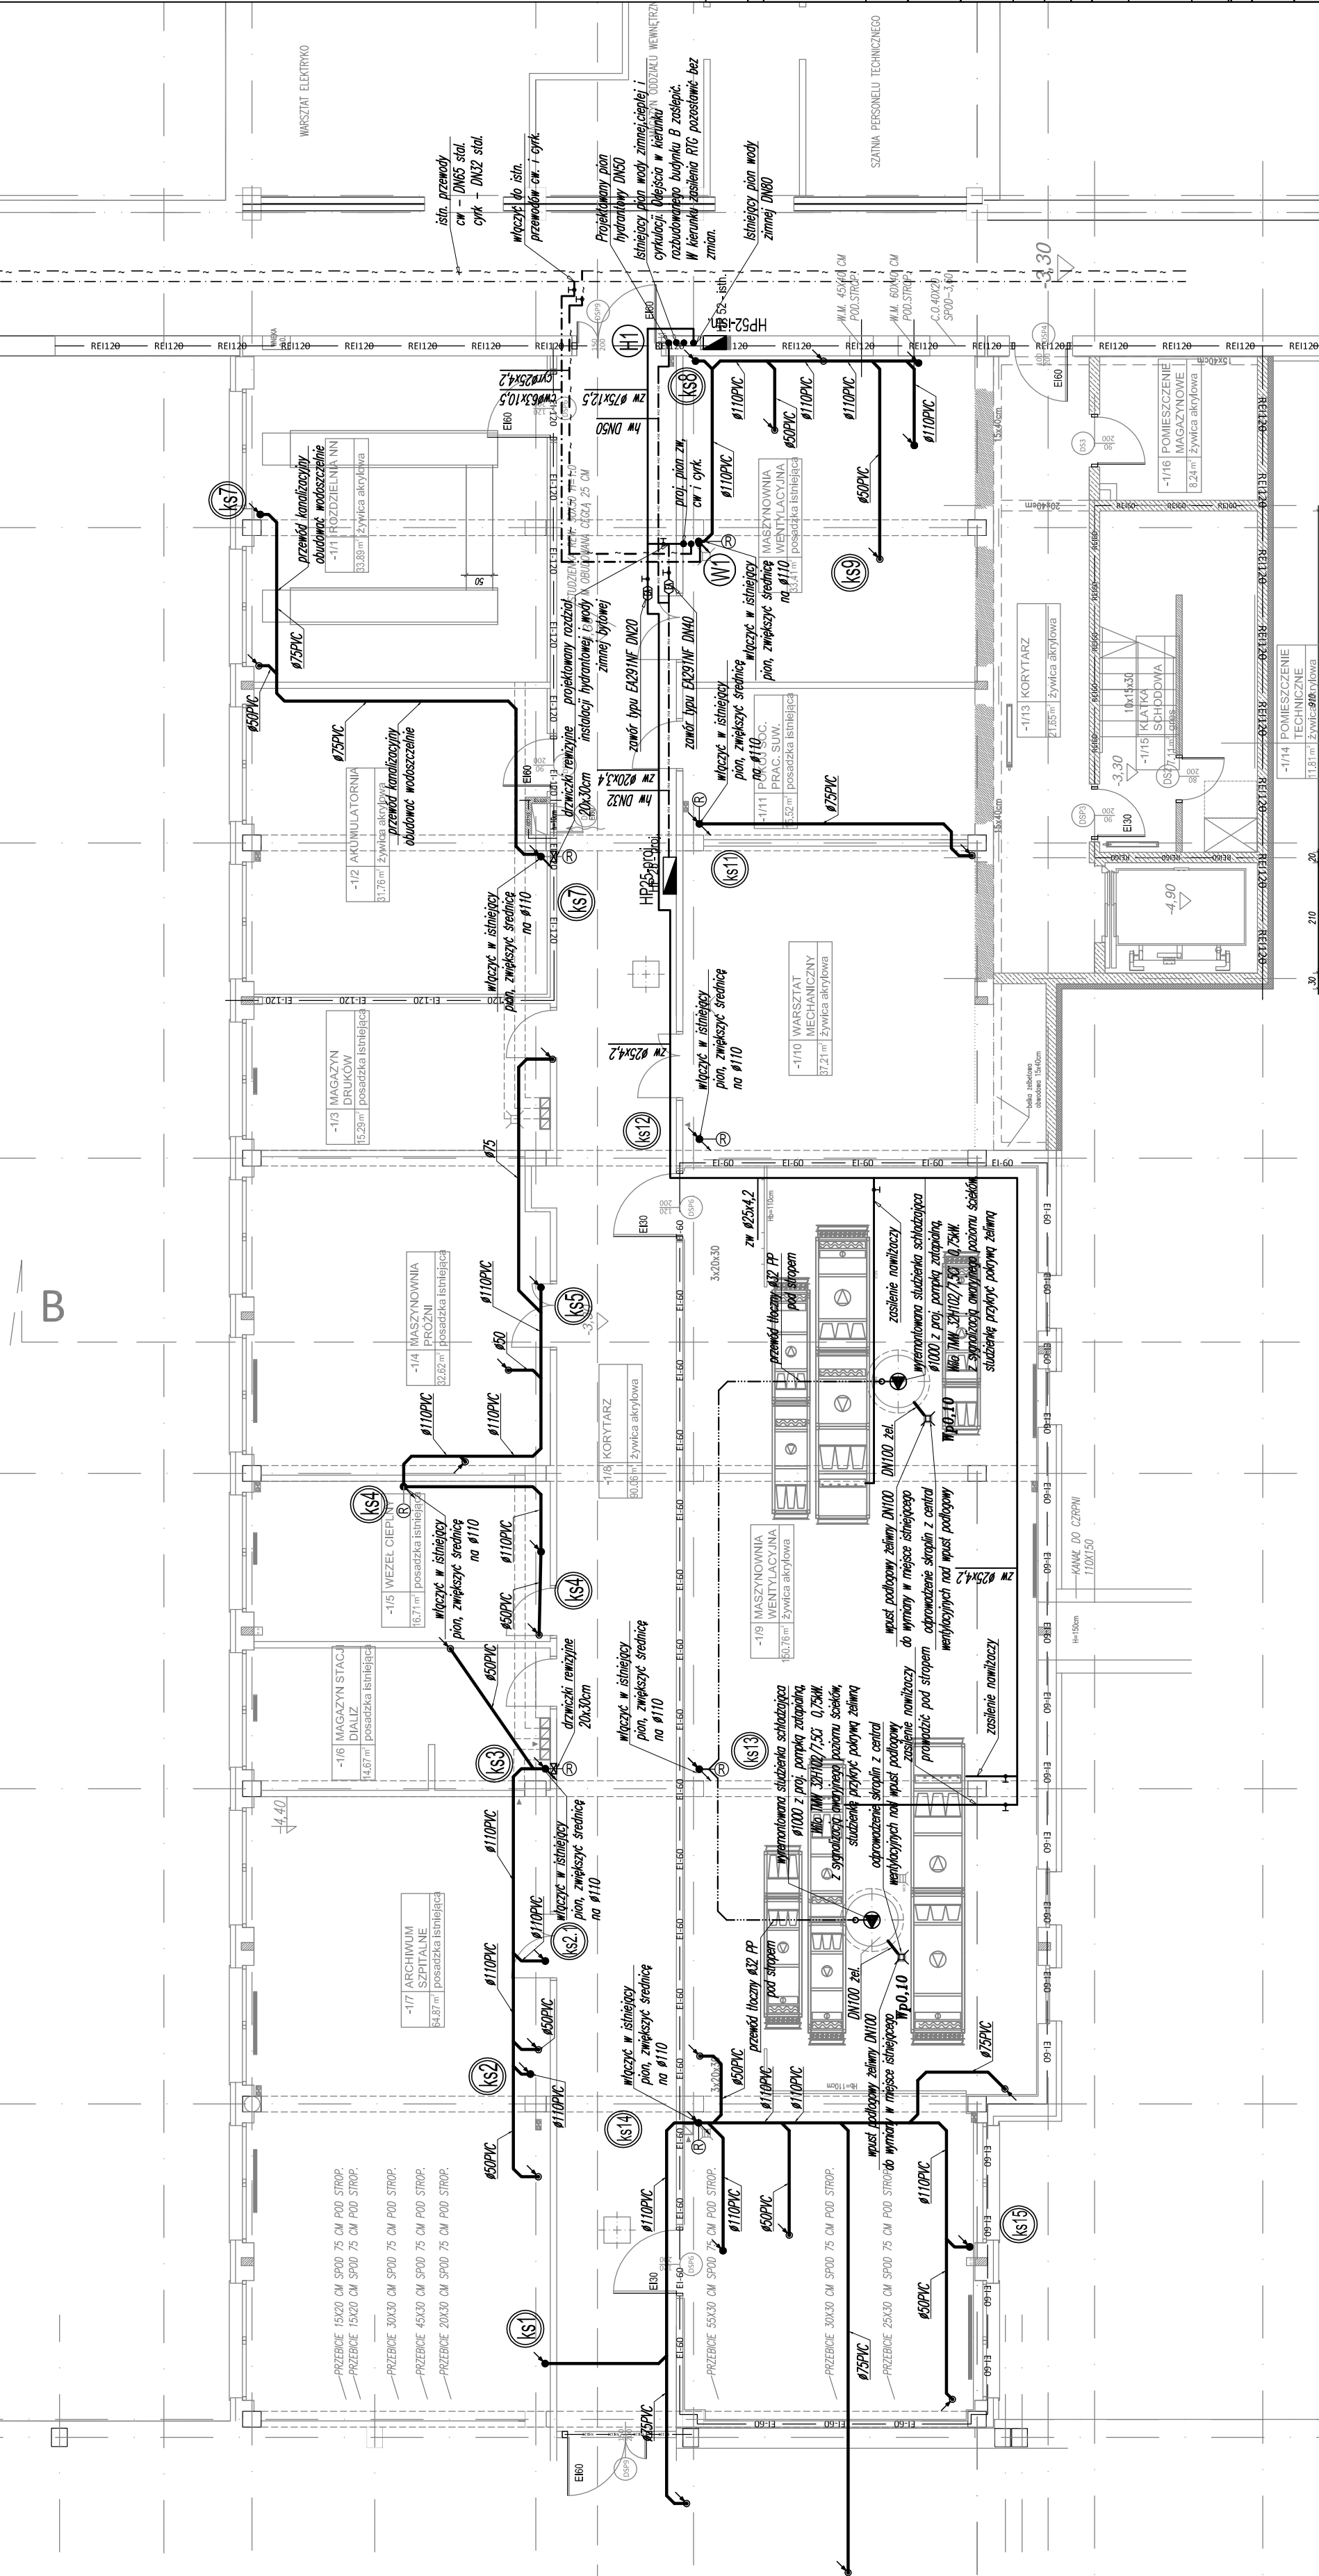

SZATNIA PERSONELU TECHNICZNEGO

-1/14	POMIESZCZENIE TECHNICZNE
11.81m ²	żywiciana

30
