
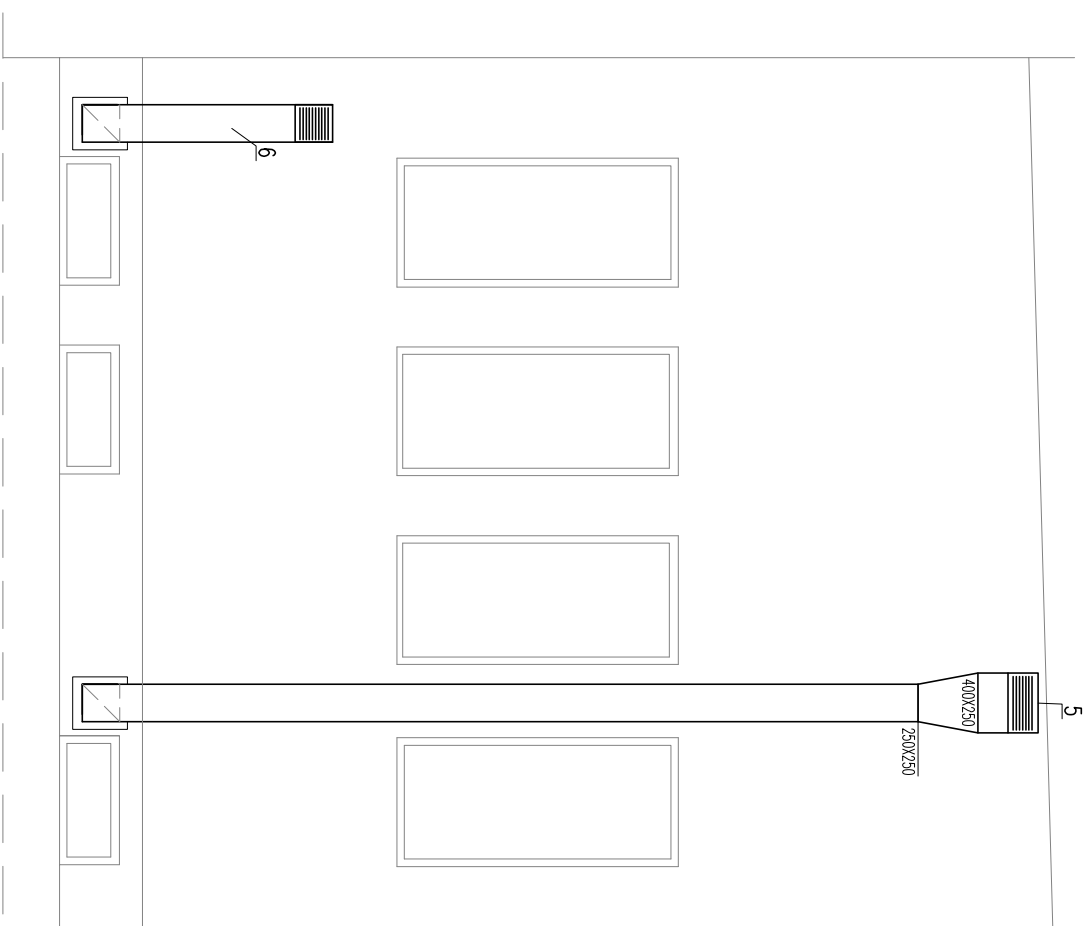


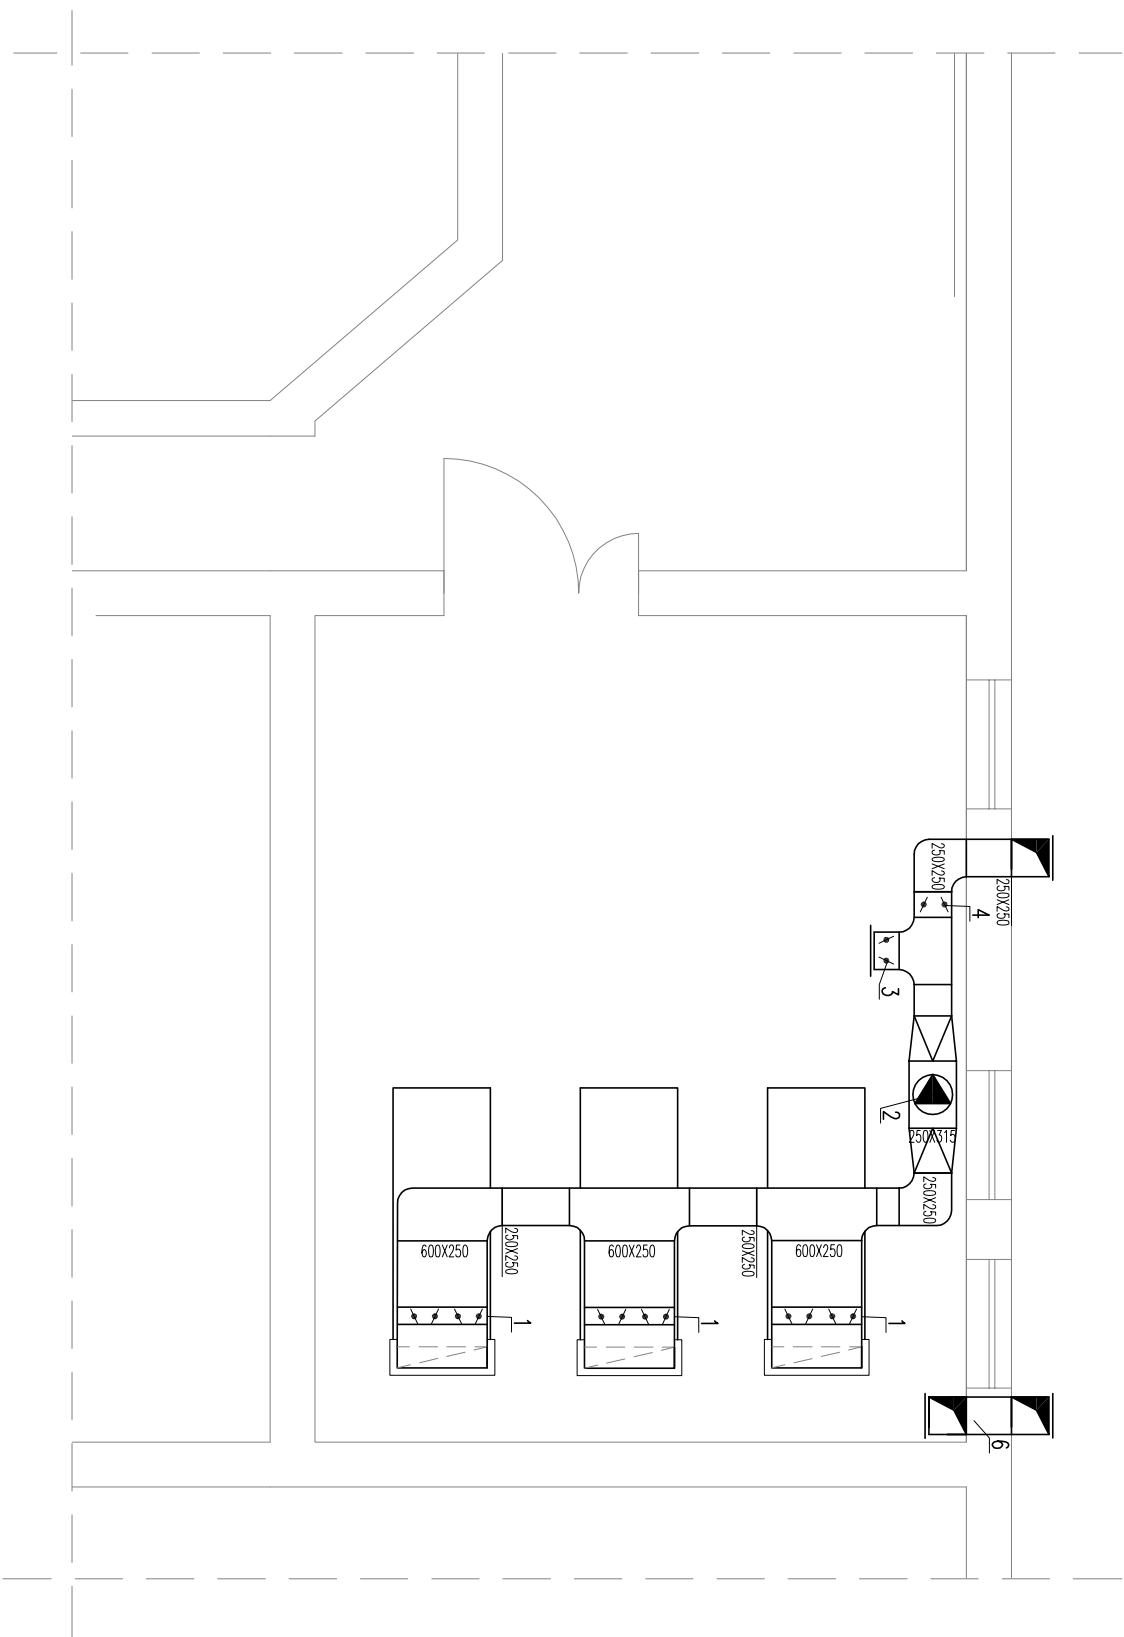

1. Kłapo zwrotno 600x250
2. Wentylator rurowy Rodax Ø 315 MultiVent
MV315 jednostopniowy V=1200m³/h
Hd=100Pa bieg 2.
3. Przepustnica wielopłaszczyznowa 250x250
4. Przepustnica wielopłaszczyznowa 250x250
5. Wyrzutnia 200x400
6. Kanał typu Z 250x250

Projekt ten jest własnością autora i jest chroniony przez Ustawę o prawie autorskim i prawach pokrewnych. Wyprowadzenia zmian do projektu, lub kopiowanie oraz udzielenie jego reproduktów do druku lub do publikacji w innych celach bez wcześniejszego uzyskania pisemnej zgody autora jest zabronione.									
BIURO PROJEKTOWE					INWESTOR / ZAMAWIAJĄCY				
 ELEKTRYKA INFORMATYKA BUDOWNICTWO ROBERT BUŁZACKI KOZIMBERG 16, 01-248 WARSZAWA tel.: +48 60340203; fax: +48 22 2442890; e-mail: poczta@elek.waw.pl					 SPZOZ Zespołu Zakładów Lecznictwa Otwartego i Zamkniętego im. Dunńskiego Czerwonego Krzyża ul. Włcosa 2, 06-200 Maków Mazowiecki				
PROJEKT WYKONAWCZY									
Faza opracowania:		Wykonania projektu budowlanego dla rozbudowy i nadbudowy Bldku operacyjnego oraz przebudowy oddziału anastazyologicznej Intensywnej terapii szpitala w makowie mazowieckim z pełnieniem nadzoru autorskiego i uzyskaniem prawomocnej decyzji o pozwoleniu na budowę							
Nazwa/adres obiektu:		SPZOZ Zespołu Zakładów Lecznictwa Otwartego i Zamkniętego im. Dunńskiego Czerwonego Krzyża ul. Włcosa 2, 06-200 Maków Mazowiecki							
Inwestor / Zamawiający:		SPZOZ Zespołu Zakładów Lecznictwa Otwartego i Zamkniętego im. Dunńskiego Czerwonego Krzyża ul. Włcosa 2, 06-200 Maków Mazowiecki							
Adres inwestora:		ul. Włcosa 2, 06-200 Maków Mazowiecki							
Projektant:		Imię i Nazwisko		Specjalność, nr upr.		Podpis			
Opracował(a):		mgr inż. Anna Głizyńska		mgr bud. w specjalności instalacyjnej w trybie inżyniera		mgr bud. w specjalności inżyniera w trybie inżyniera			
Sprawdził:		mgr inż. Krzysztof Lebedowicz		mgr bud. w specjalności instalacyjnej bez ograniczeń w trybie inżyniera		mgr bud. w specjalności instalacyjnej bez ograniczeń w trybie inżyniera			
Nazwa rysunku:		BRANZA: SANITARYNA		Data: 17.10.2014		Skala: 1:100			
Zakres opracowania:		WENTYLACJA SPRĘŻARKOWA							
Numer rysunku:		138_MBO_PW_S_GM_0_0_R06_0							