


POMIESZCZENIE SPRĘŻARKOWNI

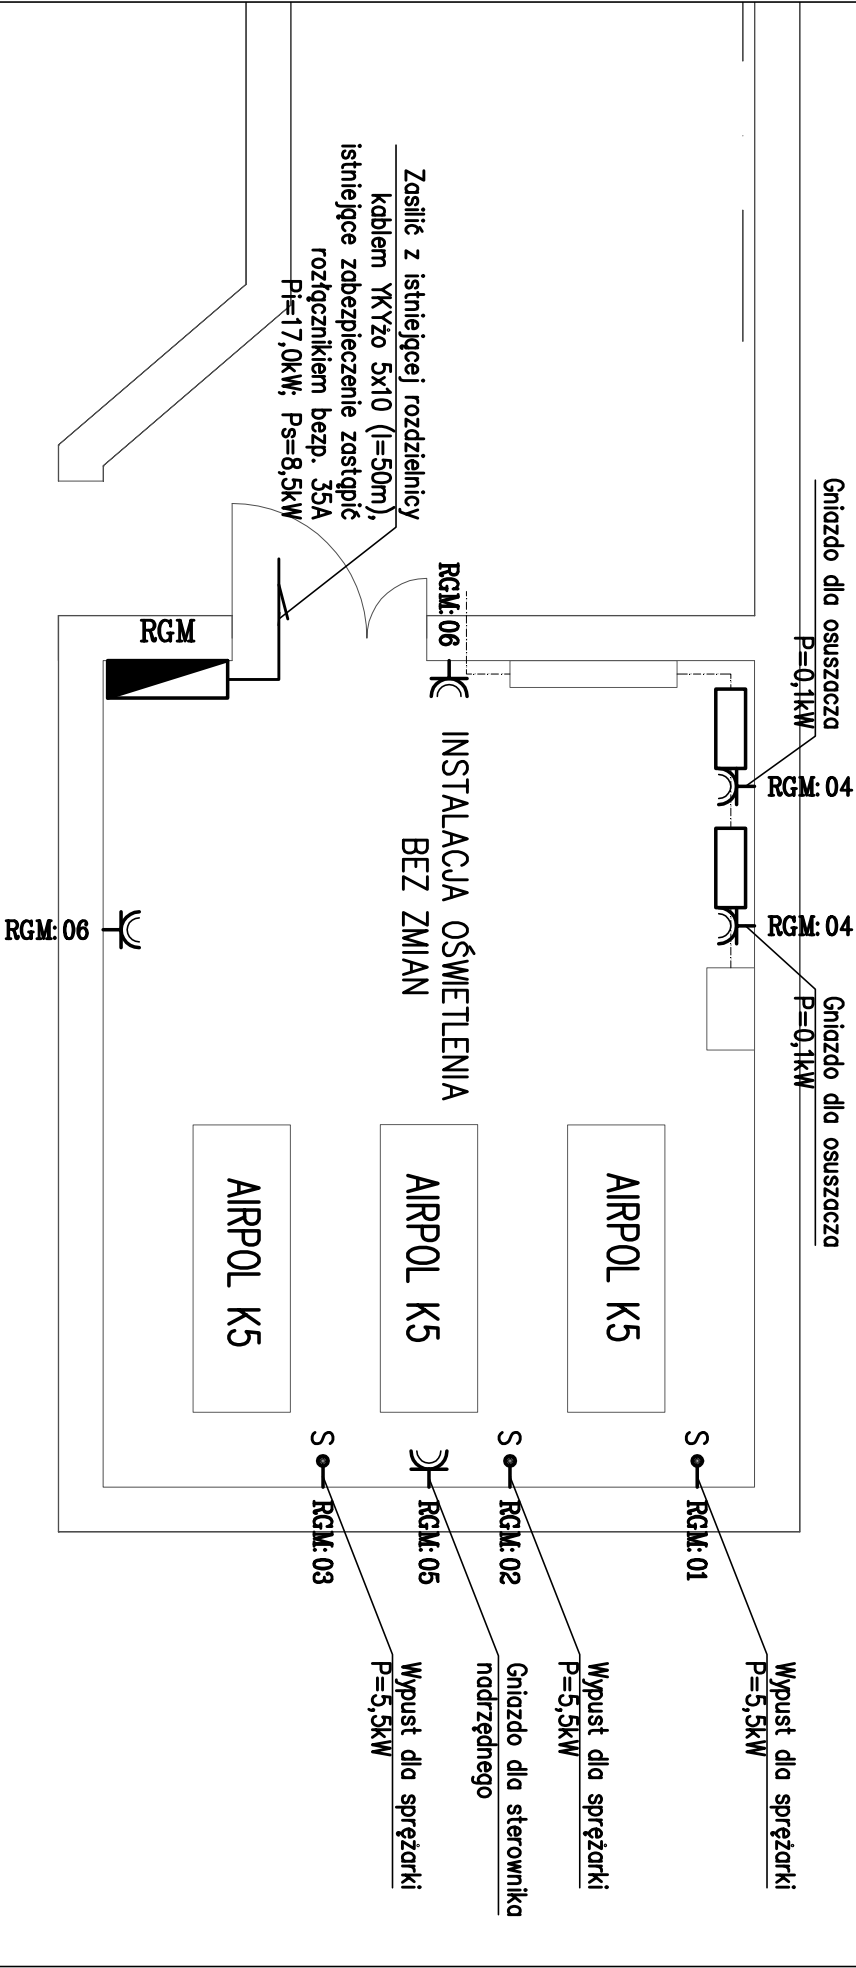

Projekt ten jest własnością autora i jest chroniony przez Ustawę o prawie autorskim i prawach pokrewnych. Wprowadzanie zmian do projektu lub kopiowanie oraz używanie tych rysunków do jakichkolwiek innych celów bez wcześniejszego uzyskania pisemnej zgody autora jest zabronione.			
BIURO PROJEKTOWE		INWESTOR / ZAMAWIAJĄCY	
 ELEKTRYKA INFORMATYKA BUDOWNICTWO ROBERT BULZACKI UL. JANA KAZIMIERZA 16; 01-248 WARSZAWA tel.: +48 603404200; fax: +48 22 2442690; email: pociata@eb.waw.pl		 SPZOZ Zespół Zakładów Lecznictwa Otwartego im. Duńskiego Czerwonego Krzyża ul. Witosa 2, 06-200 Maków Mazowiecki	
Faza opracowania:	PROJEKT WYKONAWCZY		
Nazwa zadania:	Wykonanie projektu budowlanego dla rozbudowy i nadbudowy bloku operacyjnego oraz przebudowy oddziału anestezykologii intensywnej terapii szpitala w makowie mazowieckim z pełnieniem nadzoru autorskiego i uzyskaniem prawomocnej decyzji o pozwoleniu na budowę		
Nazwa/adres obiektu:	SPZOZ Zespół Zakładów Lecznictwa Otwartego im. Duńskiego Czerwonego Krzyża ul. Witosa 2, 06-200 Maków Mazowiecki		
Inwestor / Zamawiający:	SPZOZ Zespół Zakładów Lecznictwa Otwartego im. Duńskiego Czerwonego Krzyża		
Adres inwestora:	ul. Witosa 2, 06-200 Maków Mazowiecki		
	Inię i Nazwisko	Specjalność, nr upr.	Pozycja
Projektant:	mgr inż. Mariusz Kryśiewicz	upr. bud. w specjalności Instalacyjnej (bez ograniczeń) nr MAZ/07149P/NC/08	
Opracował(a):	mgr inż. Adam Zdziański Marek Zabuski Martyna Gogacz	MAZ/0334P/OC/13	  
Sprawdził:	mgr inż. Robert Bulzacki	upr. bud. w specjalności Instalacyjnej (bez ograniczeń) nr MAZ/0334P/NC/13	
Branża:		ELEKTRYCZNA	Data: 2014.09
Nazwa rysunku:		RZUT PIWNICY - SPRĘŻARKOWNIA	Skala: 1:50
Zakres opracowania:		INSTALACJE ELEKTRYCZNE W SPRĘŻARKOWNI	
Numer rysunku:	138_MBO_PW_S_GM_0_R07_0	Nr projektu	Kod obiektu
		Stadium	Branża
		Opracowanie	Etap
		Numer rys.	Reniza