


OZNACZENIA	
☒ K	WIELOWĘSIOWY ELEMENT KONTROLNY POLON EKS-4001
☒ S	WIELOWĘSIOWY ELEMENT STERUJĄCY POLON EKS-4001
☒ KS	ELEMENT KONTROLNO-STERUJĄCY POLON EKS-4001
☒ [ZRP]	ZASILACZ BUFOROWY DLA KŁAP PPoZ, W OBUJĘCIU Z AKUMULATOREM, CERTYFIKOWANY - ZSP135-DR-2A MERAWEK KŁAPA PRZECIWPÓŻAROWA Z SIŁOWNIKIEM BLF-24T WG PROJ. WENT. MECHANICZNEJ

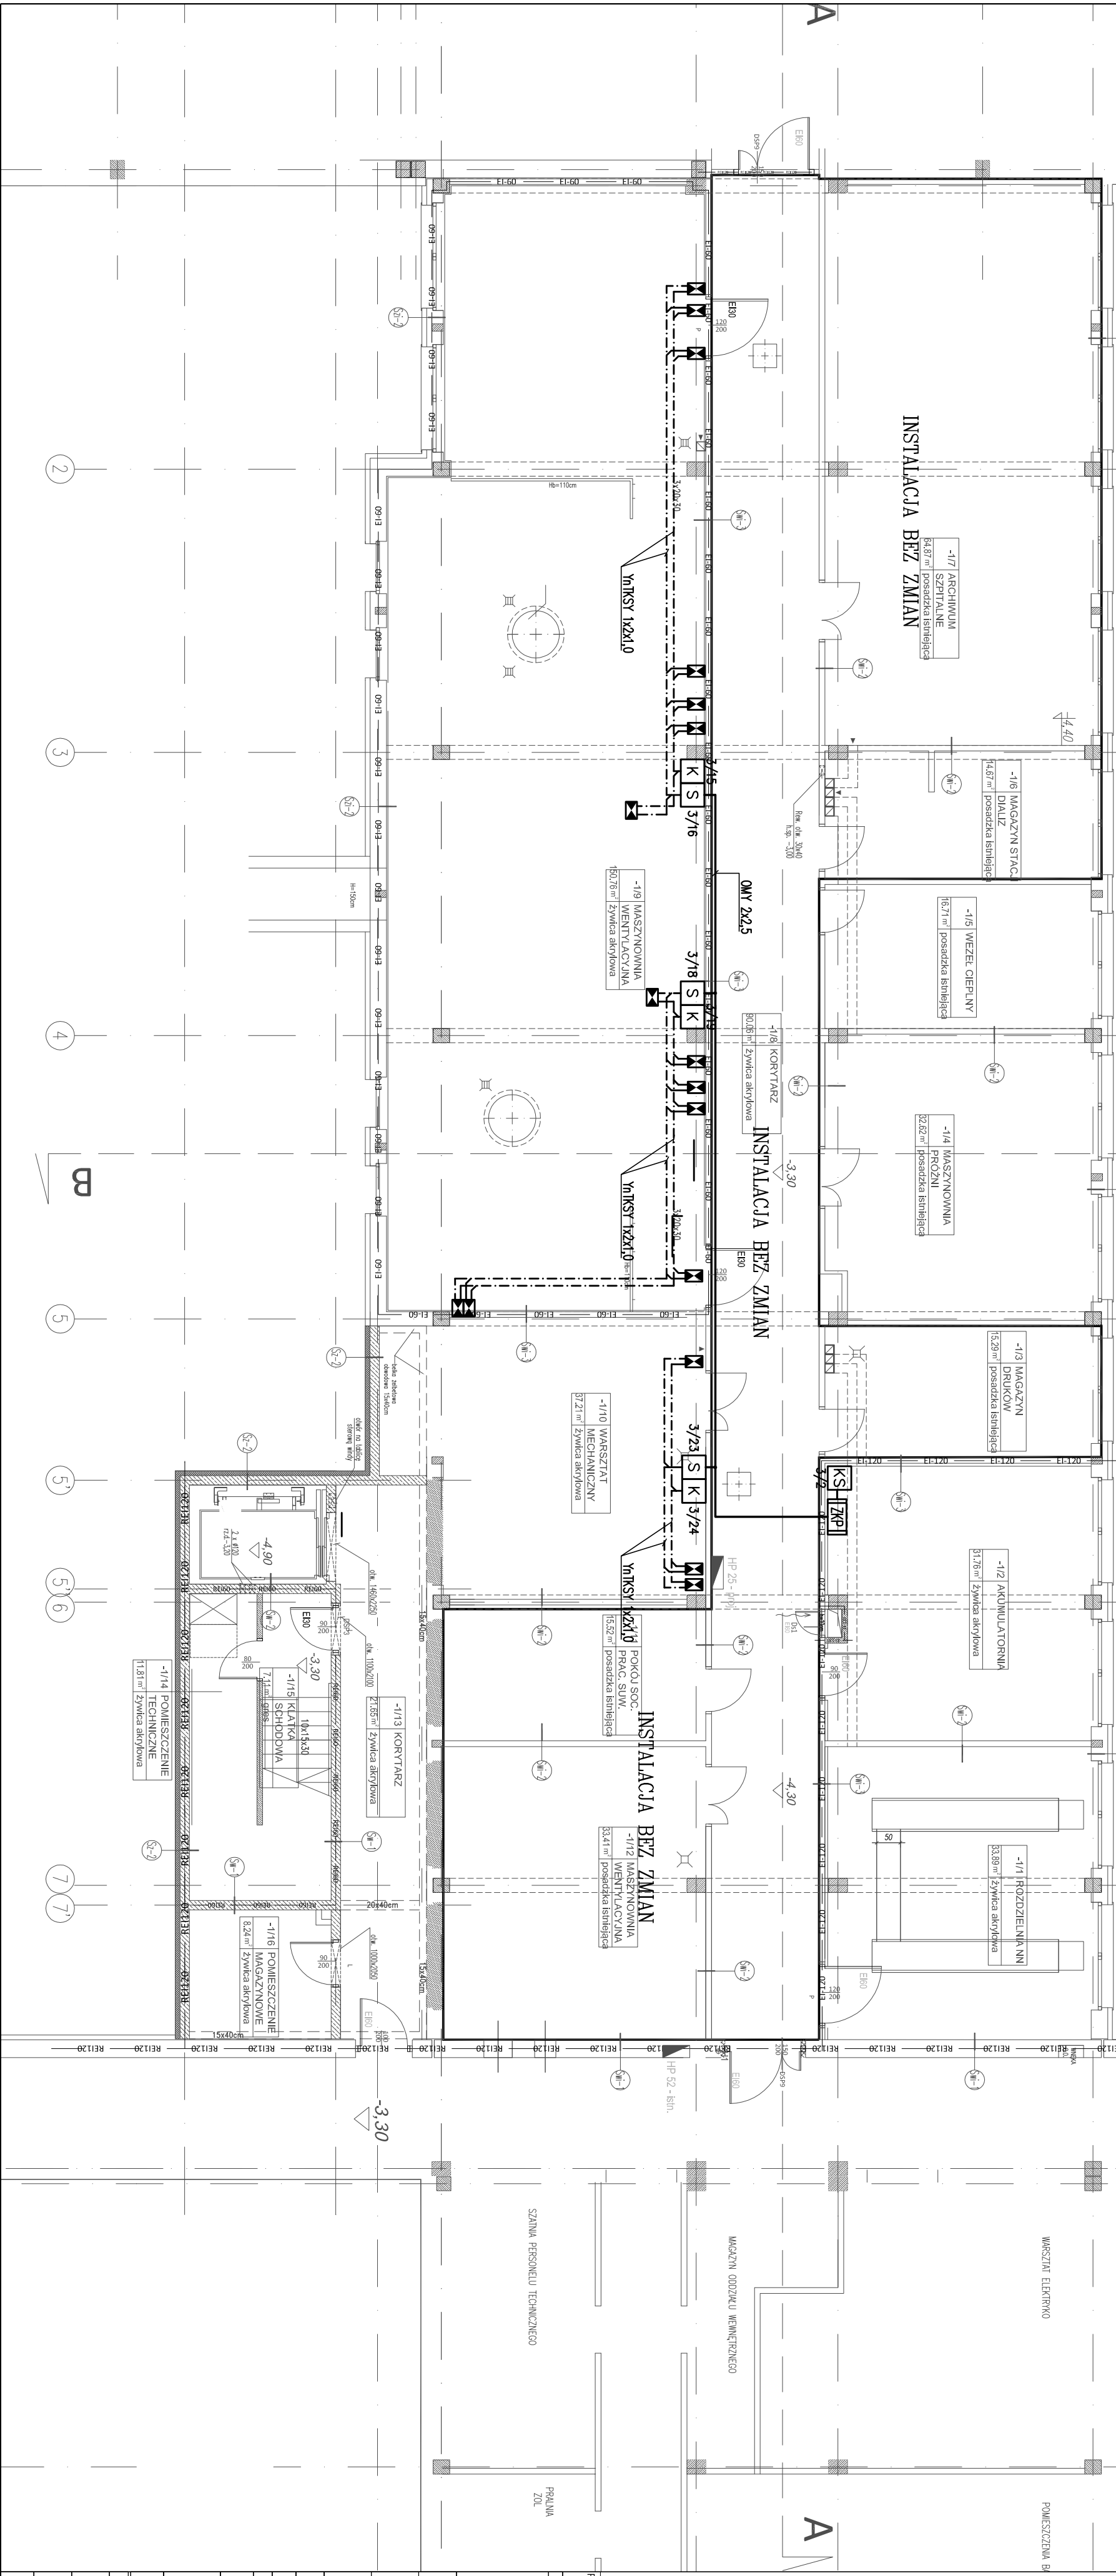

Projektant: ELITE INFORMATYKA BUDOWNICTWO ROBERT BILZACKI UL. JANA KAZIMIERZA 16, 01-248 WARSZAWA tel.: +48 800 400 033, fax: +48 22 242 896, e-mail: poczta@elite.waw.pl		SPZOZ Zespół Zakładów Lecznictwa Otwartego i Zamkniętego im. Dąbskiego ul. Włosa 2, 06-200 Maków Mazowiecki	
Faza: PROJEKT WYKONAWCZY		INWESTOR: ZAMAWIAJĄCY	
Opis: Wykonanie projektu budowlanego dla rozbudowy i nadbudowy bloku operacyjnego oraz przbudowy oddziału anestezyjnego i intensywniej		Nazwa zadania: SPZOZ Zespół Zakładów Lecznictwa Otwartego i Zamkniętego im. Dąbskiego	
Nazwa obiektu: Szpital im. Dąbskiego		Adres: ul. Włosa 2, 06-200 Maków Mazowiecki	
Inwestor: SPZOZ Zespół Zakładów Lecznictwa Otwartego i Zamkniętego im. Dąbskiego		Lp. Inwestora: 1	
Projektant: mgr inż. Marcin Kryśkiewicz		Opis: mgr inż. Marcin Kryśkiewicz	
Opracowanie: mgr inż. Marcin Kryśkiewicz		Opis: mgr inż. Marcin Kryśkiewicz	
Sprawdził: mgr inż. Robert Bilzacki		Opis: mgr inż. Robert Bilzacki	
Branża: ELEKTRYCZNA		Data: 2014.09	
Nazwa rysunku: RZUT PIWNICY		Skala: 1:100	
Zakres opracowania: INSTALACJE ELEKTRYCZNE		Lp. Rysunku: 1	
Numer rysunku: 138.MBO.PW_E-ET-0_R11_0		Lp. Rysunku: 1	